


OBIEKT: m. Szczecin ul. Rosponda		USŁUGI GEODEZYJNE S.C. R. J. Sroczyński ul. Łubinowa 5/57 70-785 Szczecin tel. (091) 4627-031 8 1 0 5 2 7 3 3 5 (jednostka wykonawstwa geodezyjnego)	
SKALA 1:500	Kierownik roboty Roman Sroczyński Nazwisko i imię nr. uprawnień podpis		
Wykonano metoda: wykreślono na ploterze		K.E.R.G. 1121/2000	
Wtórnik niniejszy sporządzono przy wykorzystaniu:		ZAKRES POMIARU 1121/2000 27 LIPCA 2000	
Uzbrojenie podziemne opracowano na podstawie:		27 LIPCA 2000	
Na niniejszym wtórniku wykazano następujące projekty obiektów budowlanych, w tym uzbrojenia podziemnego terenu.			
Informacje dodatkowe:			
Kierownik jednostki wykonawstwa geodezyjnego		Wpisano do rejestru wtórników w:	
Roman Sroczyński nazwisko i imię podpis		779/2/1/00	
Aktualność wtórnika na dzień 21.07.2000 r.			

- Uzgodnienia branzowe:
1. Telekomunikacja Polska S.A. 04.07.2000r.
Zakład Radiokomunikacji i Teletransmisji
Wydział Linii Kablowych
 2. Telekomunikacja Polska S.A. 04.07.2000r.
Zakład Telekomunikacji w Szczecinie
Rejon Telekomunik. Szczecin-Srądmieście
Oddział Nadzoru i Paszportyzacji
 3. Energetyka Szczecińska S.A. Szczecin 11.07.2000r.
Rejon Energetyczny Szczecin
Oddział Rozwoju Sieci i Dokumentacji
 4. Zakład Energetyczny w Szczecinie 17.07.2000r.
Oświetlenie Ulic sp. z o.o.
Dział Techniczny Sieci
 5. PGNiG S.A. w Warszawie 06.07.2000r.
Zakład Gazowniczy w Szczecinie
Dział Techniczny Sieci
 6. Zakład Wodociągów i Kanalizacji w Szczecinie 04.07.2000r.
Dział Techniczny
 7. Szczecińska Energetyka Ciepła Sp. z o.o. 04.07.2000r.
Dział Techniki i Rozwoju

- LEGENDA:
- PROJ. SIĘĆ KAN. DESZCZOWEJ
 - PROJ. SIĘĆ KAN. SANITARNEJ
 - PROJ. SIĘĆ KAN. WODOCIĄGOWEJ
 - PROJ. KABEL OSW. ULICY
 - PROJ. PRZEPUST KABLOWY

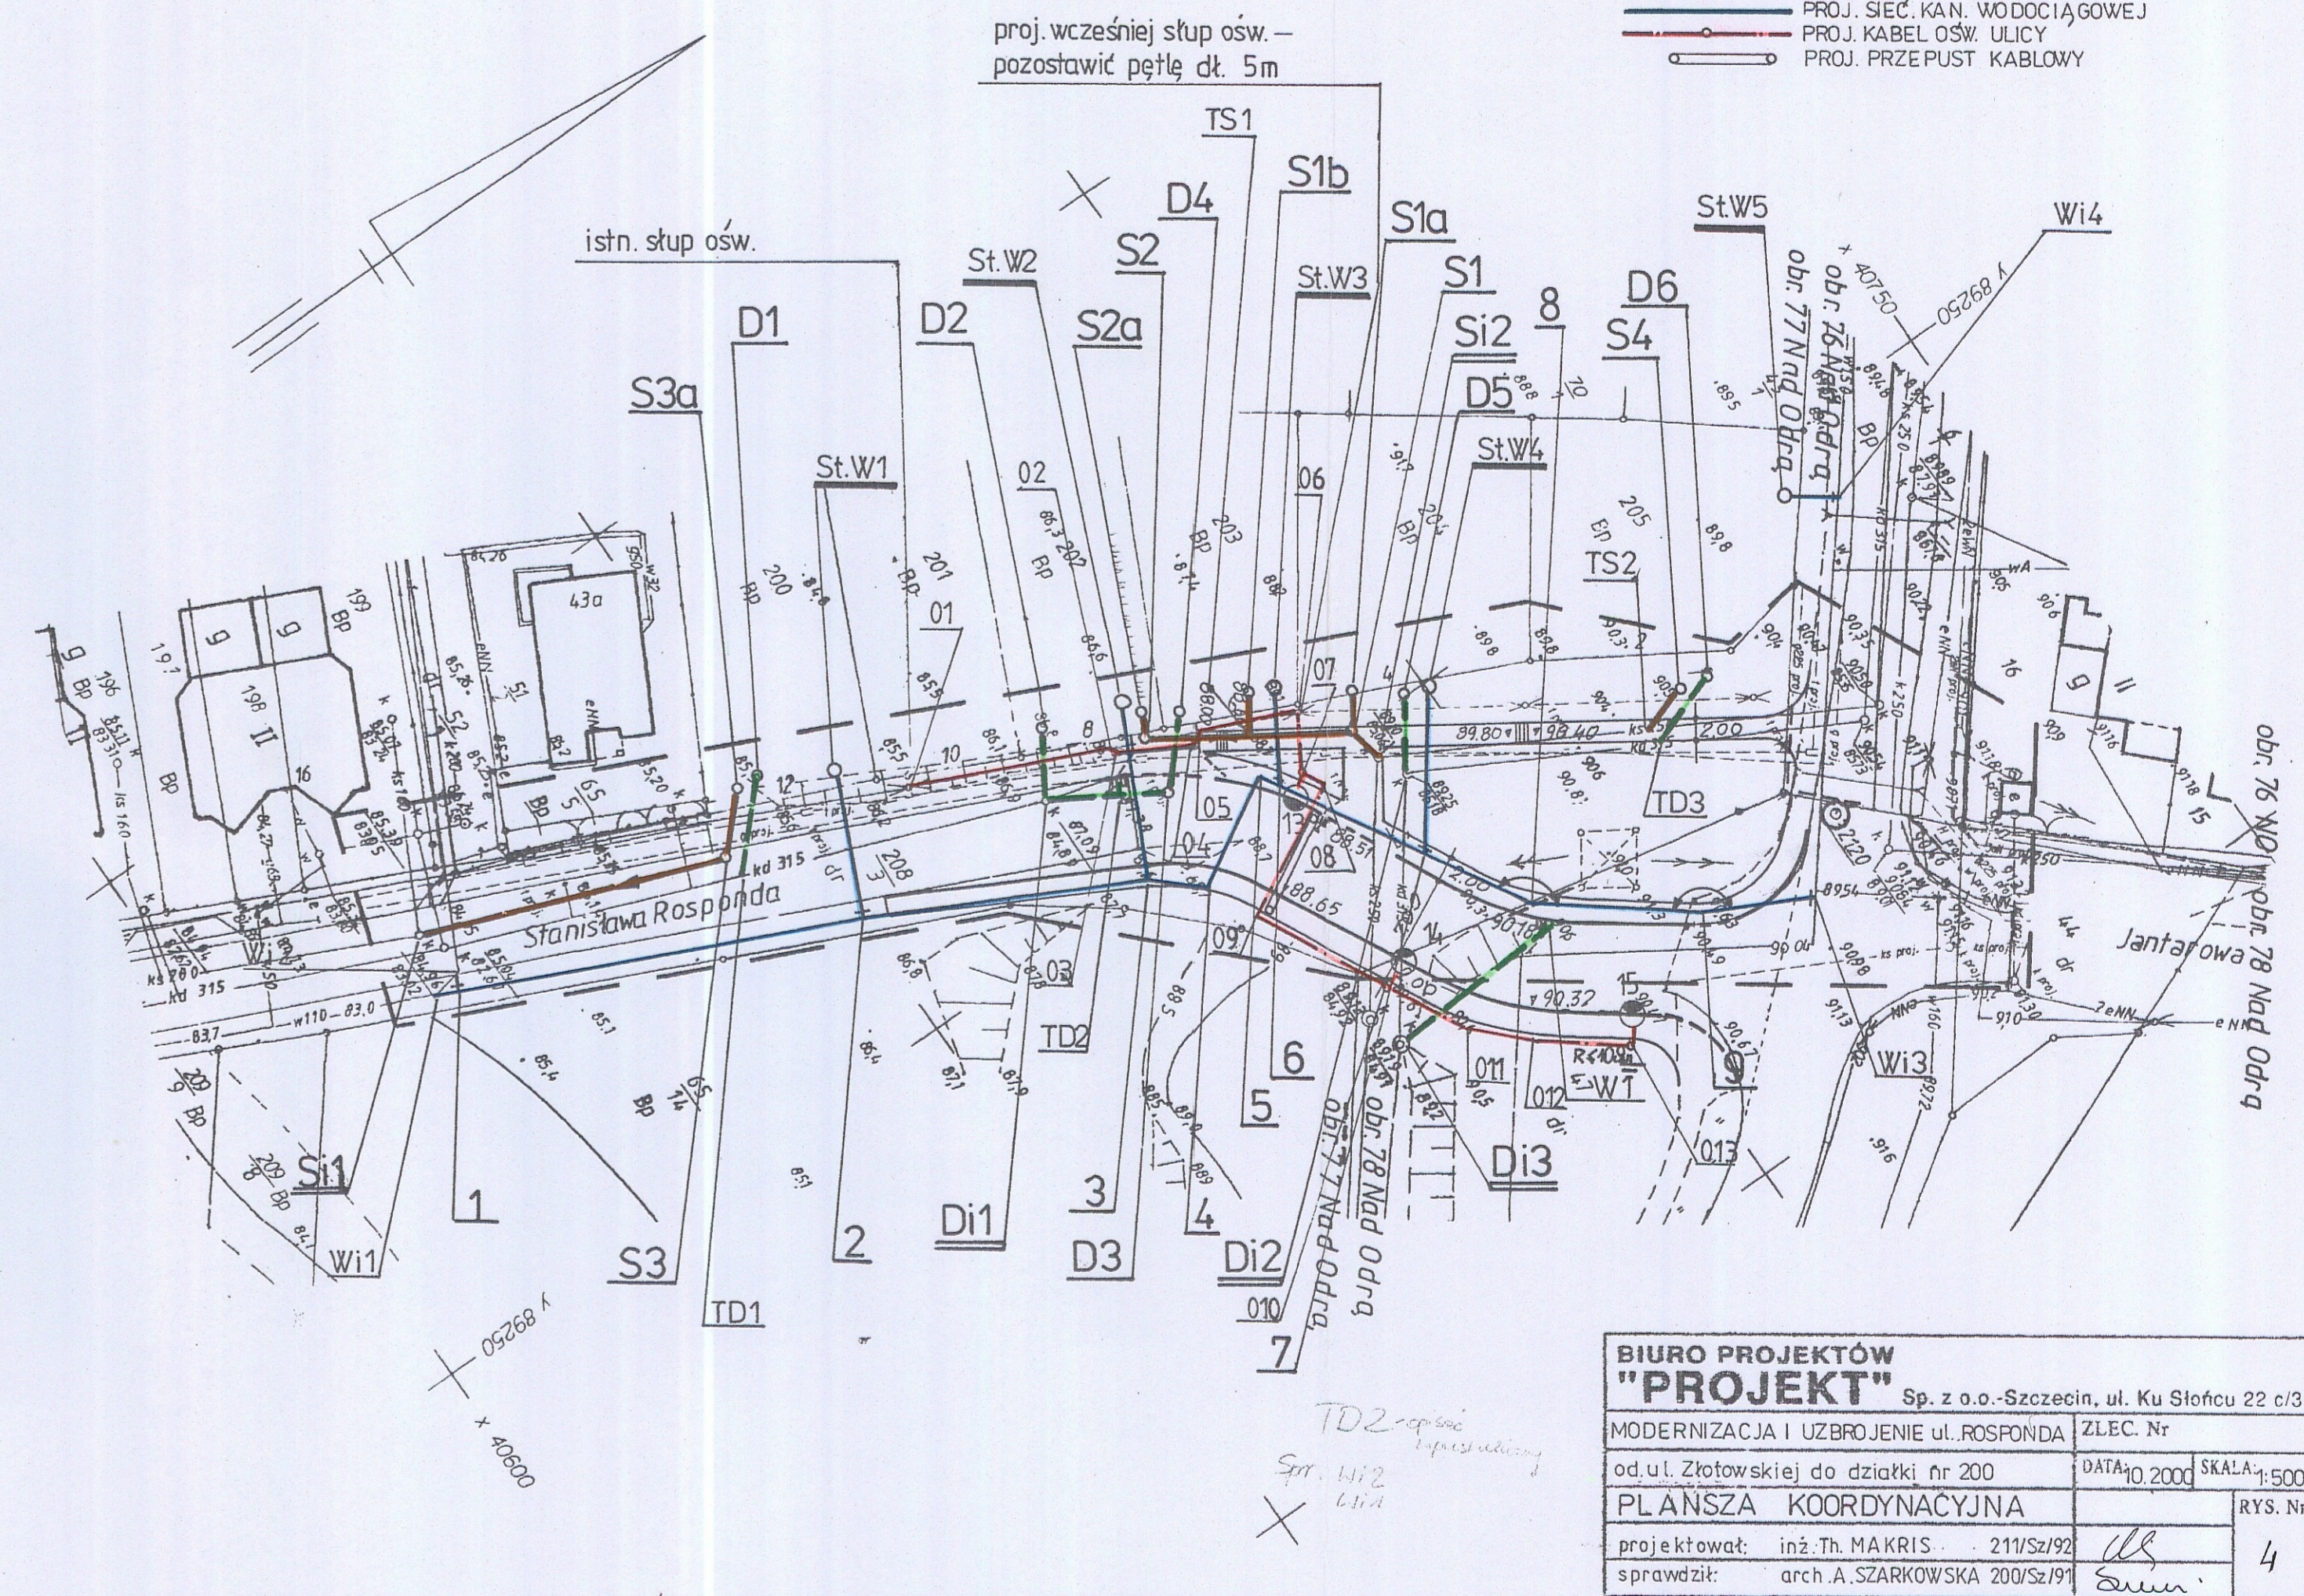

BIURO PROJEKTÓW "PROJEKT" Sp. z o.o.-Szczecin, ul. Ku Stofcu 22 c/3	
MODERNIZACJA I UZBROJENIE ul. ROSPONDA	ZLEC. Nr
od ul. Złotowskiej do działki nr 200	DATA 10.2000 SKALA 1:500
PLANSZA KOORDYNACYJNA	
projektował: inż. Th. MAKRIŚ 211/Sz/92	RYS. Nr
sprawił: arch. A. SZARKOWSKA 200/Sz/91	4