

OBIEKT: m. Szczecin ul. Rosponda

USŁUGI GEODEZYJNE S.C.
R. J. Sroczyński
ul. Łubinowa 5/57
70-785 Szczecin
tel. (091) 4627-031
8 1 0 5 2 7 3 3 5
(jednostka wykonawstwa geodezyjnego)

SKALA 1:500

Kierownik roboty
Roman Sroczyński
Nazwisko i imię nr
upr 4482
podpis

Wykonano metoda: wykreślono na ploterze K.E.R.G. 1121/2000

Wtórnik niniejszy sporządzono przy wykorzystaniu:

1 mapy zasadniczej arkusza 9-02 D-73 74
2 pomiaru dodatkowych elementów
3 opracowanych geodezyjnie elementów planu zagospodarowania przestrzennego (linie regulacyjne, osie ulic)

ZAKRES POMIARU
1121/2000
27 LIPCA 2000

Uzbrojenie podziemne opracowano na podstawie:

1 danych branzowych - z litera B
2 pośredniego ustalenia przebiegu aparatura
3 bezpośrednich pomiarów powykonawczych bez litery i w związku z tym w części 1 i 2 nie gwarantuje się kompletności, a dokładność położenia uzbrojenia jest niższa od dokładności kartometrycznej mapy

Na niniejszym wtórniku wykazano następujące projekty obiektów budowlanych, w tym uzbrojenia podziemnego terenu.

1 837/98 - kd, ks, g, eANN, w, ul Jantarowa róg Perlistej
2 62/96 - k, ul Rosponda
3 255/97 - t, eANN, g, ul Rosponda

Informacje dodatkowe:

1 Nie wyklucza się istnienia w terenie również uzbrojenia, o którym brak było informacji branzowych, które nie zostało odnalezione w terenie w czasie inwentaryzacji geodezyjnej
2 Mapa sporządzona zgodnie z obowiązującymi przepisami
3 Redakcja znaków zgodna z instr. tech. K-1 "Mapa zasadnicza" z 1981 r.
4 Stwierdza się kartometryczność niniejszego wtórnika
5 Zakres pomiaru W zakresie pomiaru wtórnik nadaje się do celów projektowych
6 Punkty osnowy geodezyjnej podlegają ochronie-art 48 ust.1 pkt 3 Prawa Geodezyjnego i Kartograficznego W zakresie pomiaru znajdują się następujące punkty osnowy geodezyjnej 32120

Kierownik jednostki wykonawstwa geodezyjnego

Wpisano do rejestru wtórników w:

Roman Sroczyński
nazwisko i imię podpis


779/2/1/09

Aktualność wtórnika na dzień 21.07.2000 r.

- Uzgodnienia branzowe:
- 1 Telekomunikacja Polska S.A. 04.07.2000r.
Zakład Radiokomunikacji i Teletransmisji
Wydział Linii Kablowych
 - 2 Telekomunikacja Polska S.A. 04.07.2000r.
Zakład Telekomunikacji w Szczecinie
Rejon Telekomunik. Szczecin-Srodmieście
Oddział Nadzoru i Paszportyzacji
 - 3 Energetyka Szczecińska S.A. Szczecin 11.07.2000r.
Rejon Energetyczny Szczecin
Oddział Rozwoju Sieci i Dokumentacji
 - 4 Zakład Energetyczny w Szczecinie 17.07.2000r.
Oświetlenie Ulic sp. z o.o.
Dział Techniczny Sieci
 - 5 PGNiG S.A. w Warszawie 06.07.2000r.
Zakład Gazowniczy w Szczecinie
Dział Techniczny Sieci
 - 6 Zakład Wodociągów 04.07.2000r.
Kanalizacji w Szczecinie
Dział Techniczny
 - 7 Szczecińska Energetyka Ciepła Sp. z o.o. 04.07.2000r.
Dział Techniki i Rozwoju

PLANSZA PODSTAWOWA

- LEGENDA:
- JEZDNIJA
 - CHODNIK
 - ŚCIEŻKA ROWEROWA
 - TRAWNIK
 - DRZEWA DO ZACHOWANIA
 - LINIE REGULACYJNE ULIC
 - GRANICE DZIAŁEK

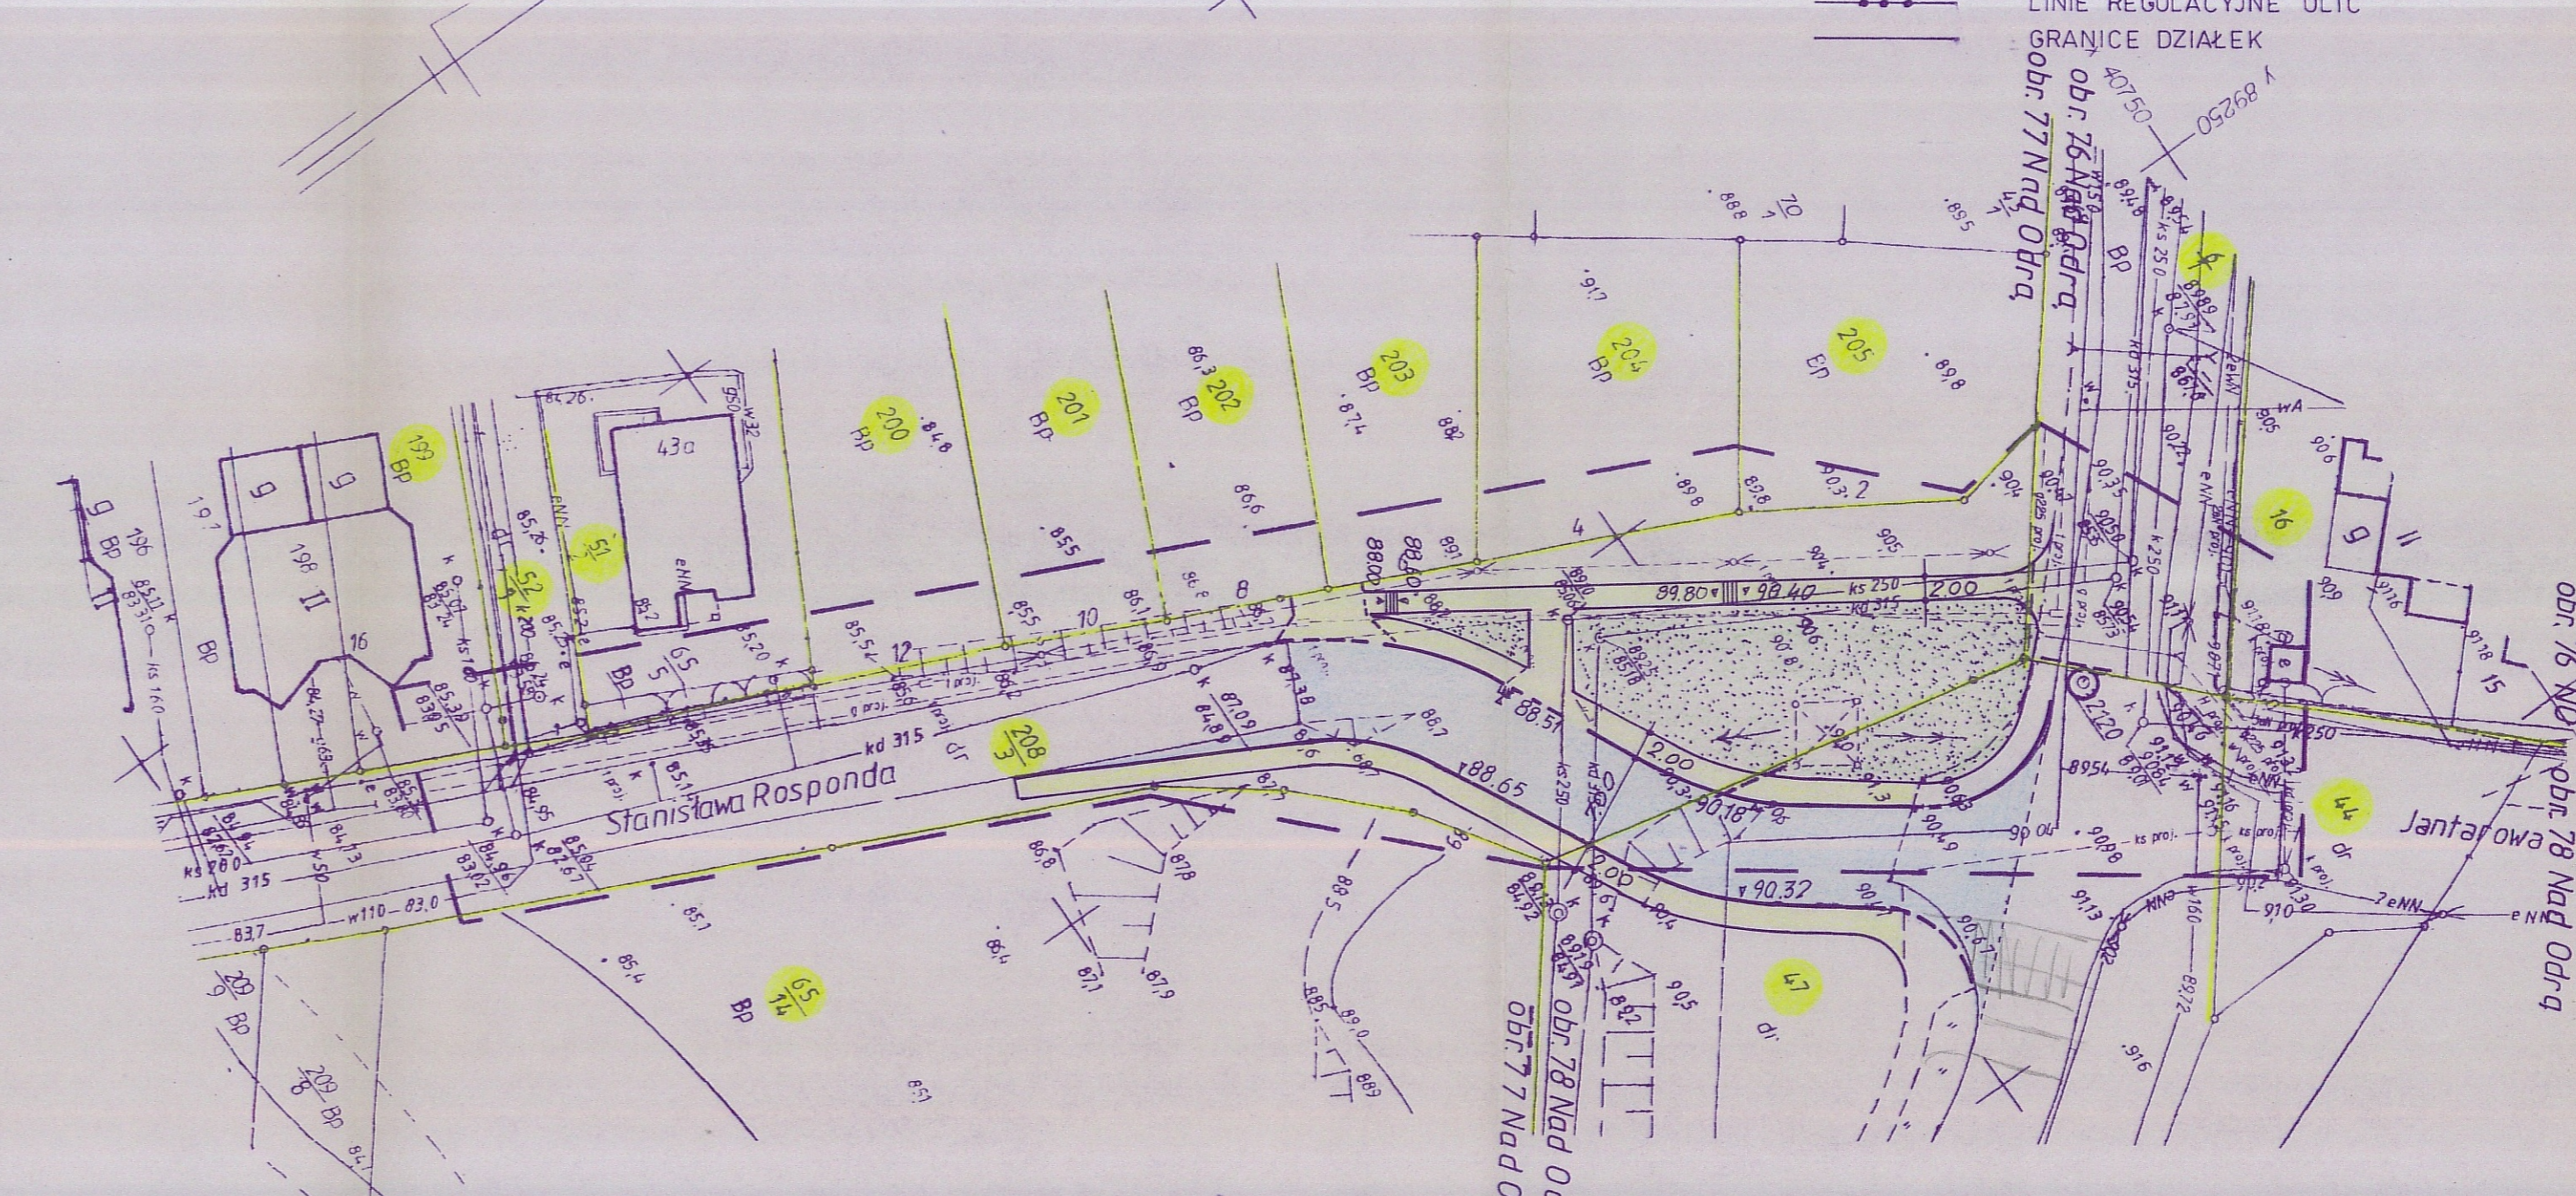

BIURO PROJEKTÓW "PROJEKT" Sp. z o.o. - Szczecin, ul. Ku Słońcu 22 b/3

MODERNIZACJA I UZBROJENIE UL. ROSPONDA ZLEC. Nr

od ul. Żłotowskiej do dz. nr 202 DATA: 10.2000 SKALA: 1:500

Szczecin ul. ROSPONDA RYS. Nr 2

projektował inż. Th. MAKRIS 211/Sz/92

sprawił arch. A. SZARKOWSKA 200/Sz/91